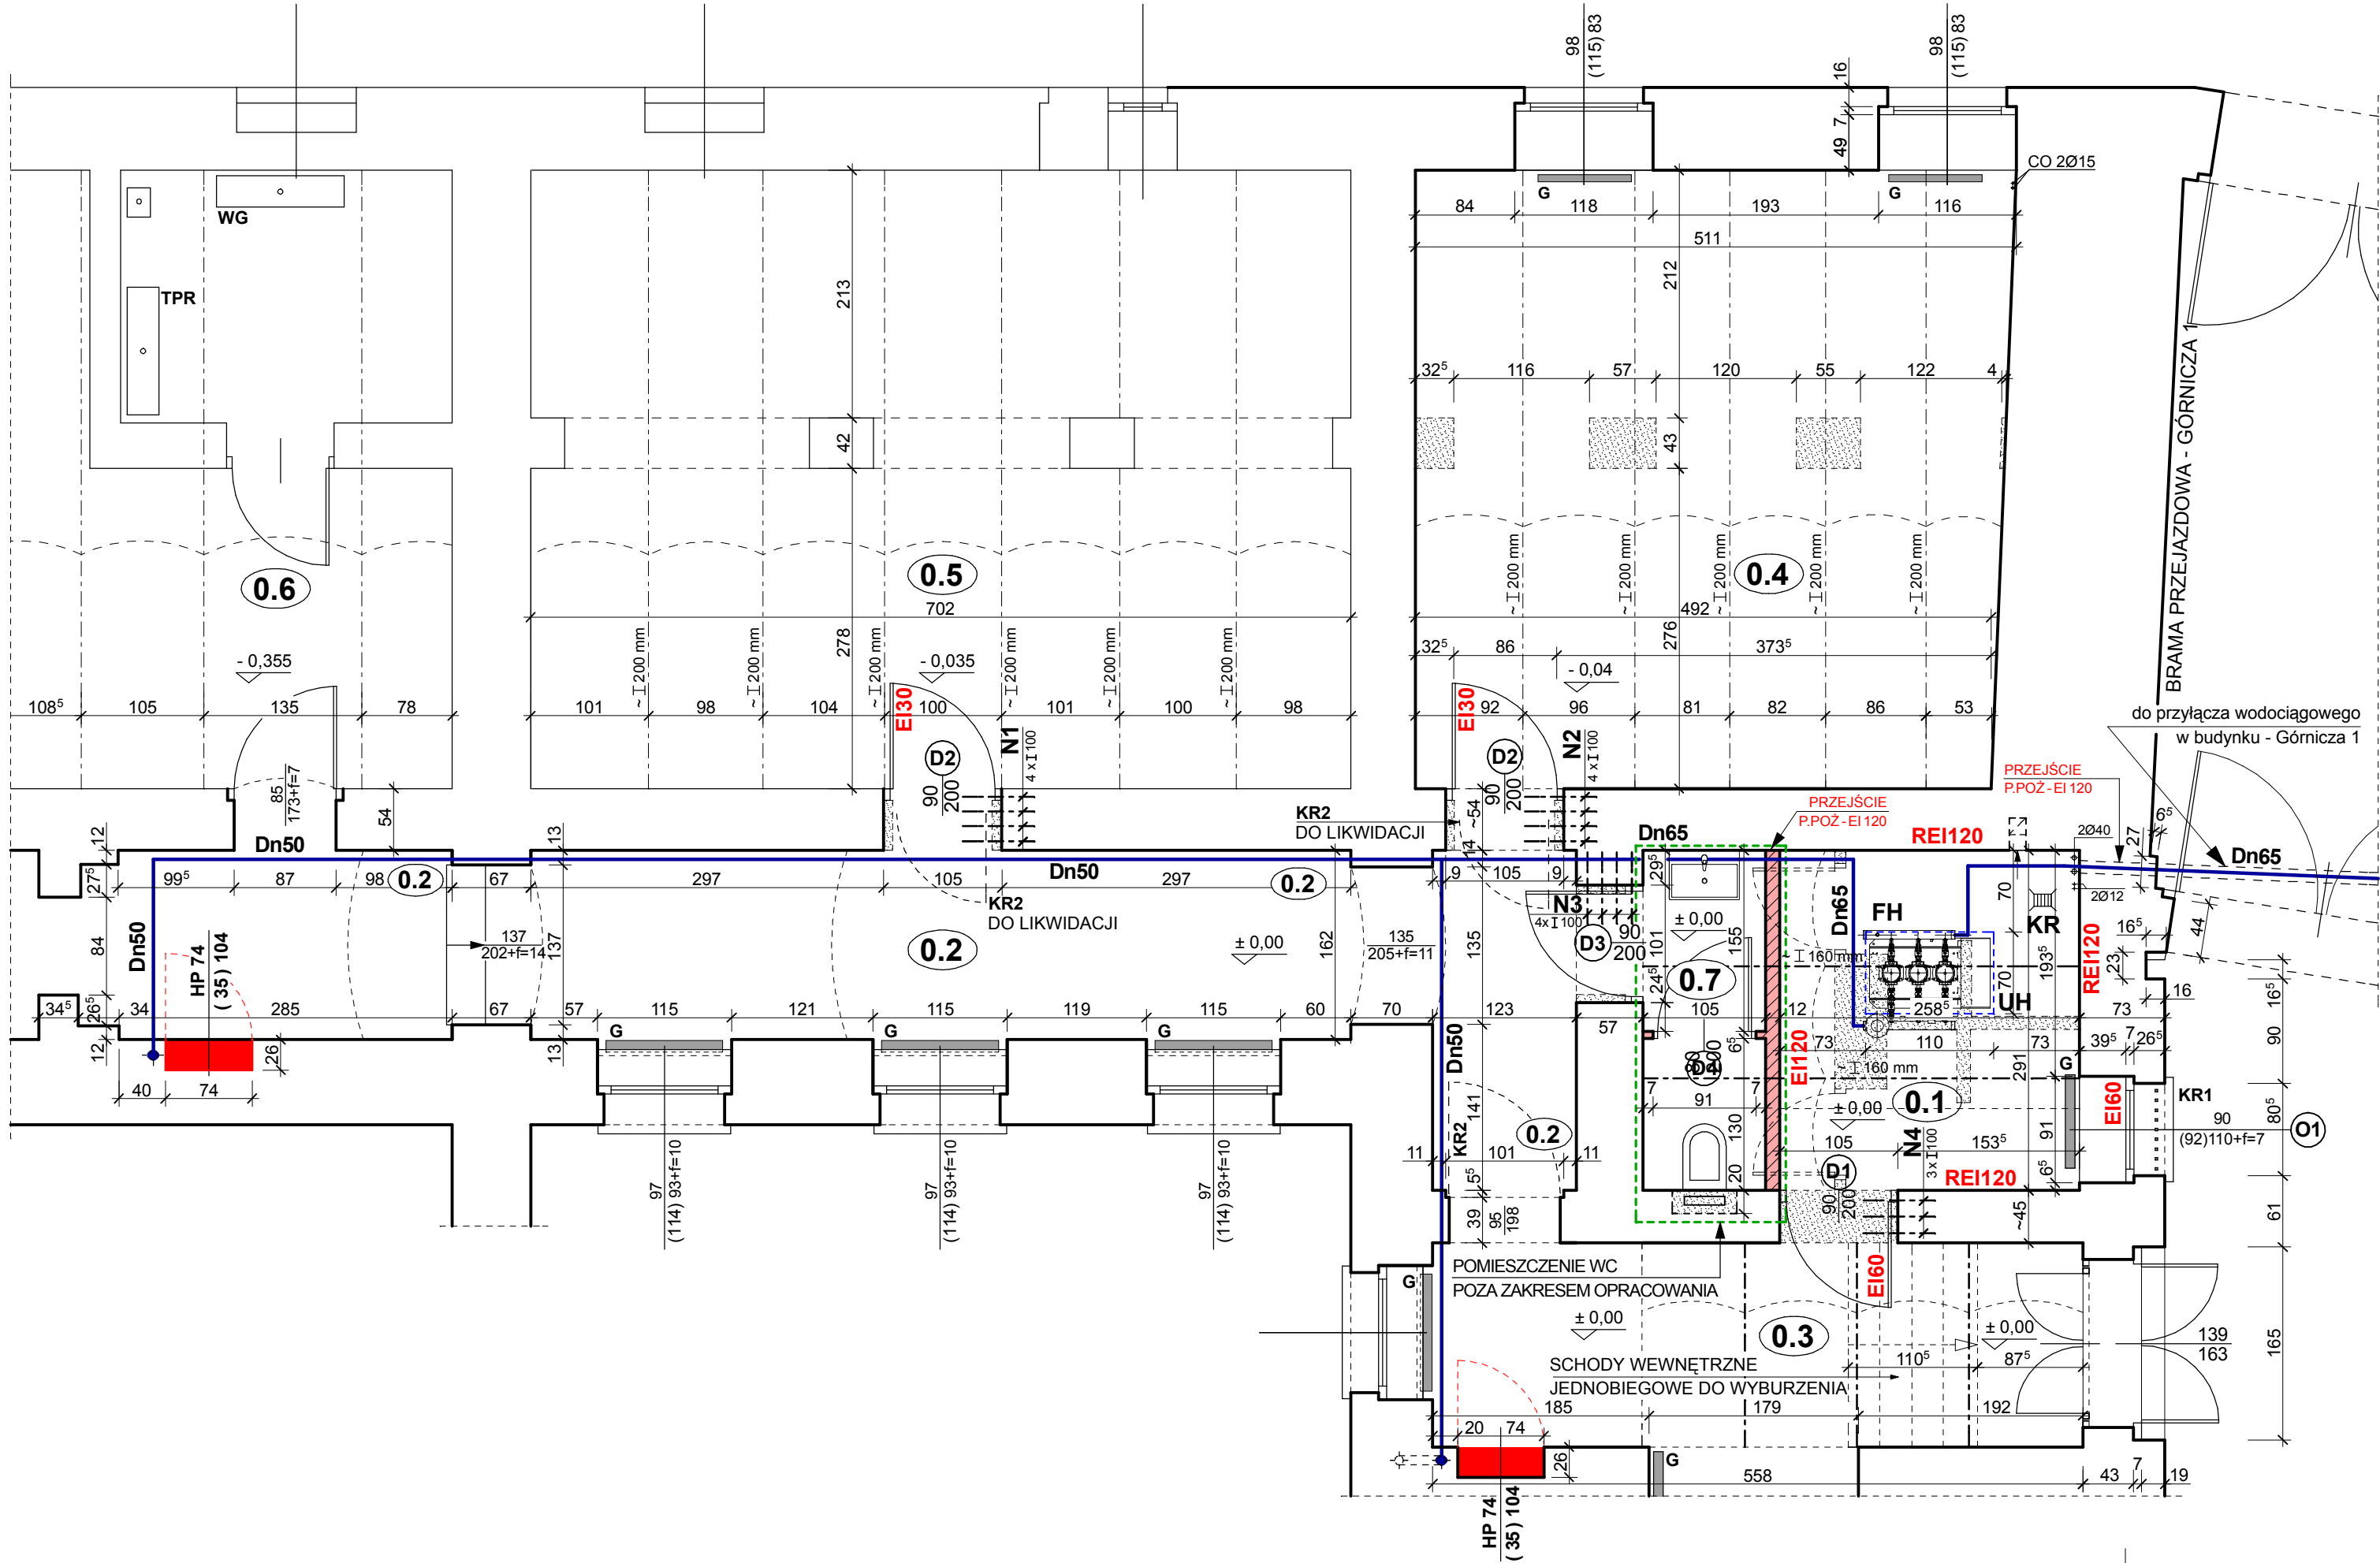




 
 
 
 
ZESTAWIENIE POMIESZCZEŃ I POWIERZCHNI UŻYTKOWEJ		
0.1	POMIESZCZENIE URZĄDZENIA HYDROFOROWEGO	7,50 m ²
	Płytki gres	
0.2	KORYTARZ	20,00 m ²
	Płytki lastriko	
0.3	KORYTARZ	9,70 m ²
	Płytki lastriko	
0.4	POMIESZCZENIE GOSPODARCZE	26,00 m ²
	Płytki ceramiczne	
0.5	POMIESZCZENIE GOSPODARCZE	36,50 m ²
	Płytki lastriko	
0.6	POMIESZCZENIE GŁÓWNEGO ZABEZPIECZENIA PRĄDU	—
	Płytki lastriko	
0.7	WC	3,00 m ²
	Płytki gres	

RZUT PIWNIC (FRAGMENT)

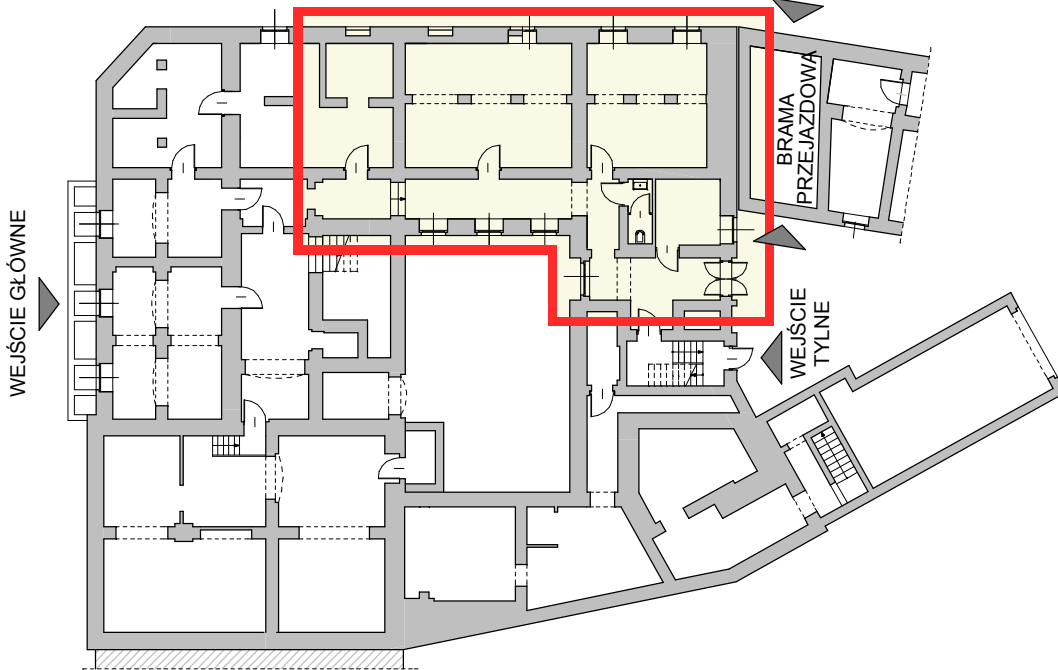
skala 1:50

STAN PROJEKTOWANY

OZNACZENIA

	ISTNIEJĄCE ŚCIANY MUROWANE Z CEGŁY CERAMICZNEJ PEŁNEJ NA ZAPRAWIE	
	ISTNIEJĄCE ŚCIANKI DZIAŁOWE Z CEGŁY CERAMICZNEJ PEŁNEJ LUB DZIURAWKI NA ZAPRAWIE	
	KR1 ISTNIEJĄCA KRATA OKIENNA STAŁOWA STAŁA	
	KR2 ISTNIEJĄCA KRATA DRZWIOWA STAŁOWA OTWIERANA	
	G ISTNIEJĄCY GRZEJNIK PŁYTOWY	
	WG ISTNIEJĄCY WYŁĄCZNIK GŁÓWNY PRĄDU	
	TPR ISTNIEJĄCA TABLICA POMIAROWO -ROZDZIELCZA	
	ISTNIEJĄCE ŚCIANY MUROWANE DO ROZBIÓRKI	
	PROJEKTOWANE ŚCIANKI DZIAŁOWE grub. 12,0 i 6,5 cm Z CEGŁY CERAMICZNEJ PEŁNEJ KLASY 15 NA ZAPRAWIE WAPIENNEJ MARKI M5	
	KR PROJEKTOWANA KRATKA ŚCIEKOWA "SCHLUSTER" TYPU KERDI - DRAIN Z ODPIŁYWEM PIONOWYM Ø 50 mm I RAMKĄ ZE STALI NIERDZEWNEJ o wym. 10 x 10 cm włączyć do istniejącej kanalizacji sanitarnej	1 szt.
	UH PROJEKTOWANE URZĄDZENIE HYDROFOROWE KSB HYAMAT typ VP 3/0405 B z 3 POMPAMI MOVITEC VF 04/05 B - 3 x 0,75 kW	1 kpl.
	FH PROJEKTOWANY FUNDAMENT DLA URZĄDZENIA HYDROFOROWEGO o wym. 70,0 x 110,0 cm - h = 30,0 cm ZBRÓJONY SIATKĄ O OCZKACH 10x10 cm z prętów Ø 12 mm (A-I, St3SX) góra i dółem, GÓRNA PŁASZCZYZNĘ POSADOWIĆ 5,0 cm POWYŻEJ POSADZKI, KRAWĘDZ FUNDAMENTU WYKOŃCZYĆ KĄTOWNIKIEM STAŁOWYM 50 x 50 x 3 mm	1 kpl.
	PRZEWÓD INSTALACJI HYDRANTÓW WEWNĘTRZNYCH Dn65/Dn50 (PROWADZIĆ W BRUZDZIE ŚCIENNEJ)	

SCHEMAT PIWNIC



LABUD PROJEKT		41-902 BYTOM, ul. ŁUŻYCKA 64/6 tel. kom. 603 776 120	
PROJEKTOWAŁ:		PRACOWNIA PROJEKTOWA	
Inż. Janusz LABUS upr. bud. 18/85	ILUŚĆ RYSUNKÓW 21	NR ZLECENIA 07/2015	DATA czerwiec 2015 r.
Inż. Borys OSUCH	OBJEKT I ADRES 42-600 TARNOWSKIE GÓRY, ul. RYNEK 4 (działka Nr 15)	SKALA 1:50	NR RYSUNKU 6
KIEROWNIK PRACOWNI Inż. Janusz LABUS	TEMAT OPRACOWANIA: PROJEKT BUDOWLANI ZAMENNI DO PROJEKTU BUDOWLANO - WYKONAWCZEGO REMONTU BŁEWACI WYMANI OKIEN W SAUSSEJNEJ NA PODKASZU ZABEZPIECZENIA PRZEC. SIŁITU PODMIESZCZENIA W SAUSSEJNEJ KANALIZACJI SANITARNEJ I WYKONAWCZEGO WYKONANIE ODPONU I OPAZ ZABUDOWY HYDRANTÓW WEWNĘTRZNYCH W BUDYNKU RATUSZA - <u>INSTALACJA HYDRANTÓW WEWNĘTRZNYCH ORAZ WYMIANA BALUSTY ZEWNĘTRZNEJ WIEŻY</u>		
	NAZWA RYSUNKU	STAN PROJEKTOWANY	
RZUT PIWNIC (FRAGMENT)			

UWAGA

WSZYSTKIE PRZEPUSTY INSTALACYJNE ISTNIEJĄCE I PROJEKTOWANE O ŚREDNICY WIĘKSZEJ NIŻ 4,00 cm W STROPACH I ŚCIANACH, DLA KTÓRYCH JEST WYMAGANA KLASA ODPORNOŚCI OGNIOWEJ CO NAJMNIEJ EI 60 LUB REI 60, POWINNY MIEĆ KLASĘ ODPORNOŚCI OGNIOWEJ EI TYCH ELEMENTÓW.

PRZEWODY INSTALACJI HYDRANTOWEJ PROWADZIĆ W BRUZDZIE ŚCIENNEJ