



PION NR 1

skala 1:50

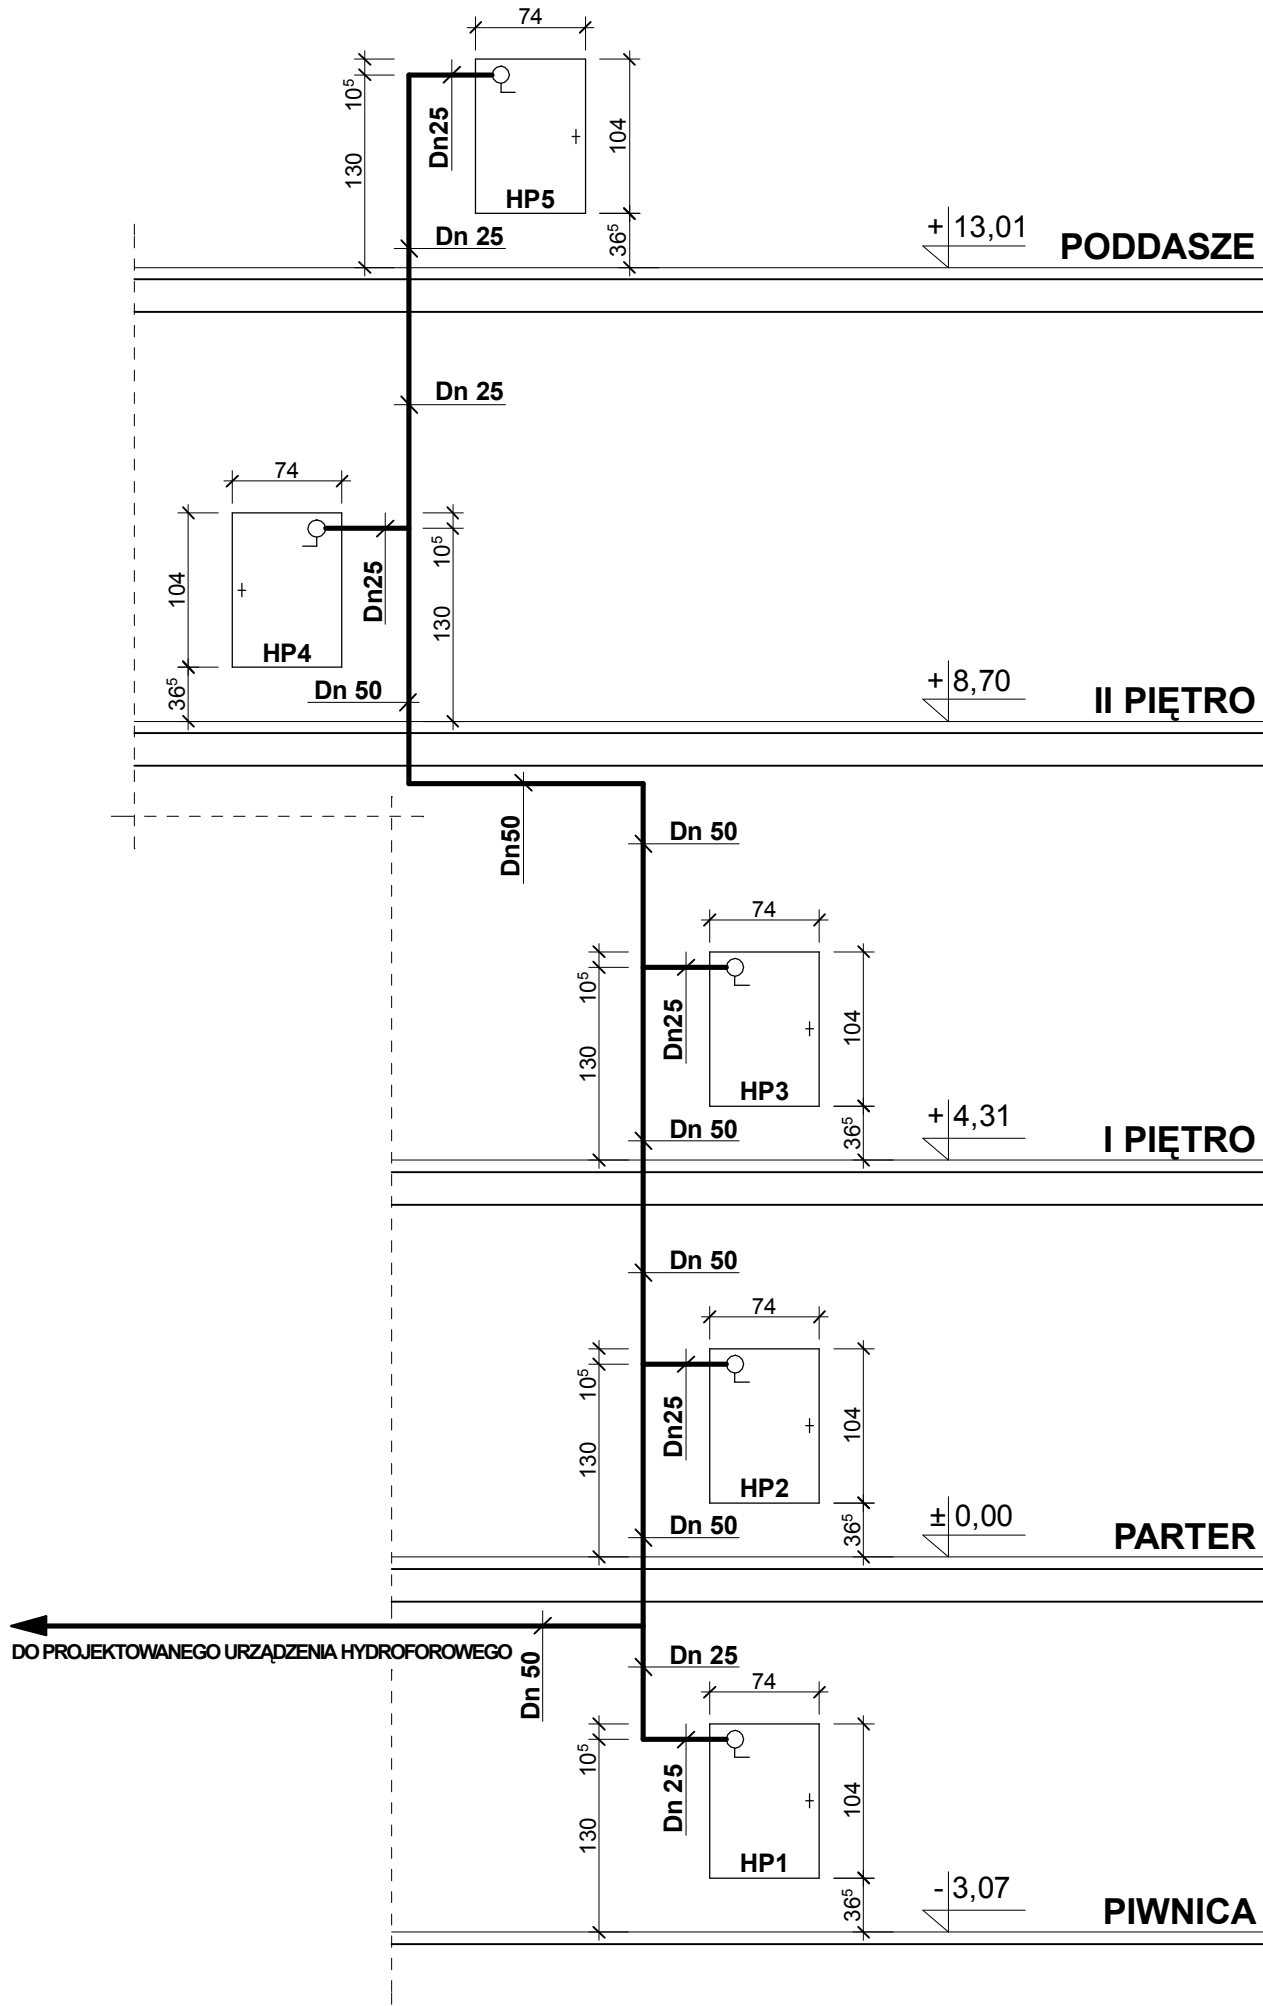

PION NR 2

skala 1:50

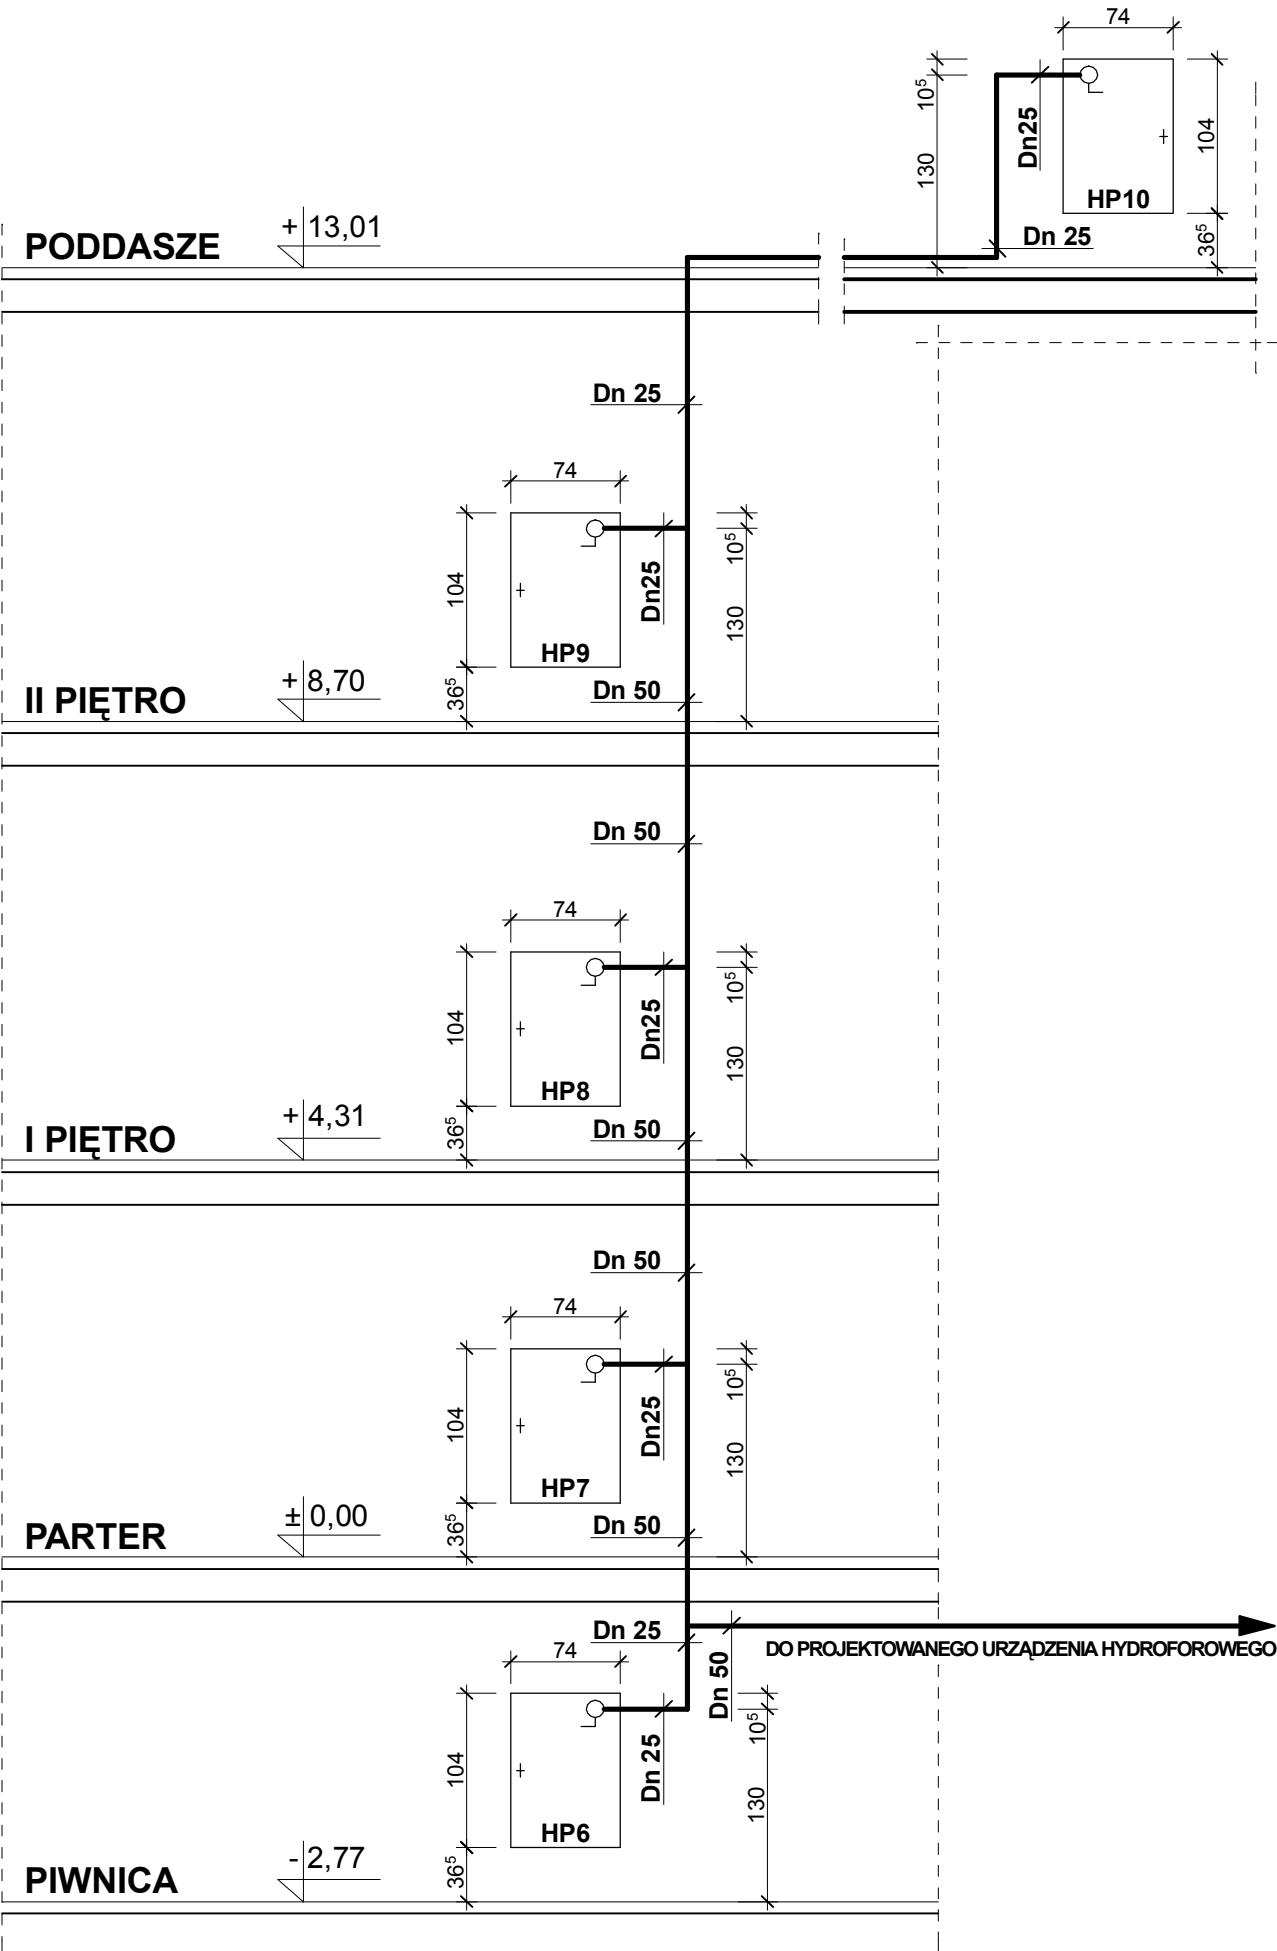

ROZWINIĘCIE INSTALACJI HYDRANTÓW WEWNĘTRZNYCH - PION 1 i 2

STAN PROJEKTOWANY

skala 1:50/1:250


INSTALACJA HYDRANTÓW WEWNĘTRZNYCH

OZNACZENIA

	PRZEWÓD INSTALACJI HYDRANTÓW WEWNĘTRZNYCH
	HYDRANT WEWNĘTRZNY PODTYNKOWY HW-25W-KP-30 model KOMBI na wąż półszytywny Ø 25 mm o długości 30,0 m w konfiguracji pionowej z dodatkowym miejscem na gaśnicę o wym. 1040 x 740 x 260 mm, drzwi pełne, zamek EURO, kolor szafki - biały RAL 9010 (reinweis) z wyposażeniem
	ZAWÓR HYDRANTOWY Dn 25
	lewe - 5 kpl., prawe - 5 kpl. - 10 szt.

SCHEMAT PIWNIC

skala 1:250

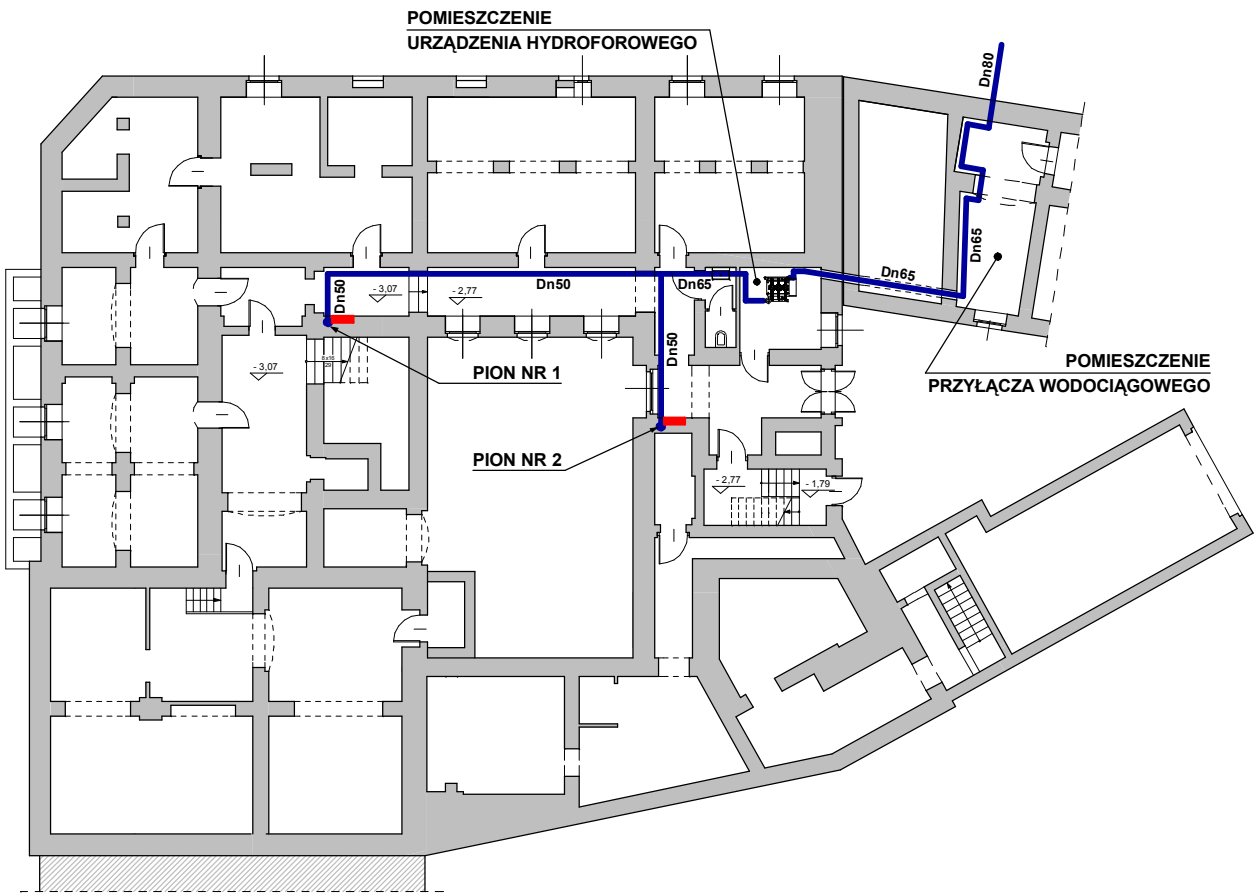

UWAGA

Eksploatacja wymaga spuszczenia wody z najwyższego punktu co najmniej raz na 3 miesiące

LABUD PROJEKT		41-902 BYTOM, ul. ŁUŻYCKA 64/6 tel. kom. 603 776 120		
		PRACOWNIA PROJEKTOWA		
PROJEKTOWAŁ:	ILOŚĆ RYSUNKÓW 21	NR ZLECENIA 07/2015	DATA czerwiec 2015 r.	SKALA 1:50/1:250
Mgr inż. Janusz FINDYSZ upr. bud. 279/2001 Inż. Janusz LABUS upr. bud. 18/85 Inż. Borys OSUCH	OBIEKT I ADRES BUDYNEK RATUSZA 42-600 TARNOWSKIE GÓRY, ul. RYNEK 4 (działka Nr 15)			NR RYSUNKU
	TEMAT OPRACOWANIA: PROJEKT BUDOWLANO-ZAWIĄZANY DO PROJEKTU BUDOWLANO - WYKONAWCZEGO REMONTU ELEWACJI, WYMIANY OKEN W SALI SESYJNEJ NA PODDASZU, ZABEZPIECZENIA PROZ. SŁUTU, PODWIESZONEGO W SALI SESYJNEJ WENTYLACJI I KUMATYZACJI SALI SESYJNEJ, NAPRAWY KOMINÓW WYCHODNIACH OD PIONU ORAZ ZABUDOWY HYDRANTÓW WEWNĘTRZNYCH W BUDYNKU RATUSZA - INSTALACJA HYDRANTÓW WEWNĘTRZNYCH ORAZ WYMIANA BALUSTADY ZEWNĘTRZNEJ WIEŻY			17
	NAZWA RYSUNKU STAN PROJEKTOWANY ROZWINIĘCIE INSTALACJI WODOCIĄGOWEJ P.POŻ - PION 1 i 2			